

LEGENDA ARREDI

- ARREDI NUOVI
- ARREDI RIUTILIZZATI
- TENDE OSCURANTI

LEGENDA IMPIANTO ELETTRICO

- INTERRUTTORE
- PRESA 10/16
- PRESA DATI
- QUADRO ELETTRICO
- QUADRO ELETTRICO GENERALE

COMUNE di TORINO

Realizzazione della nuova sede Ordine Consulenti del Lavoro in Via Giannone, 10 - TORINO

PROGETTO ESECUTIVO

progetto: arch. Laura Porporato
ARCHILUOGO studio associato
Via P.Socchi, 40 - Torino




tavola n. :

03

titolo:
 progetto:
 arredi

file:
 scala: 1:50

data: novembre 2017
 aggiornamento:

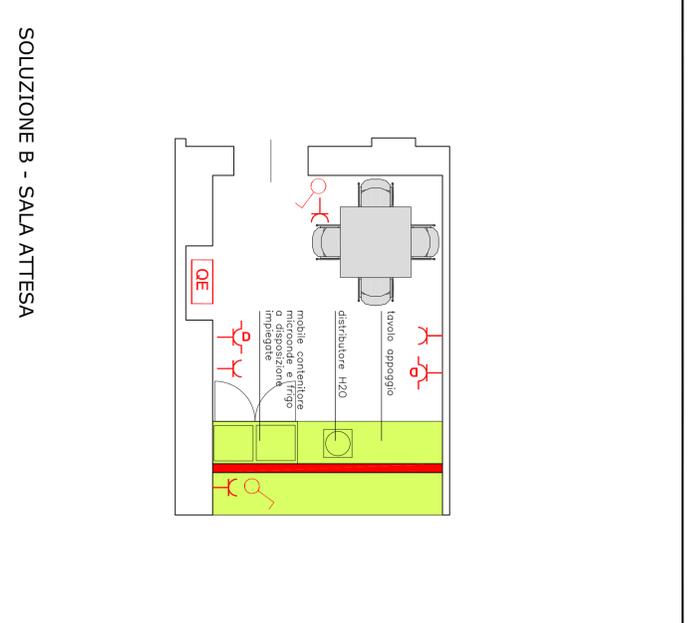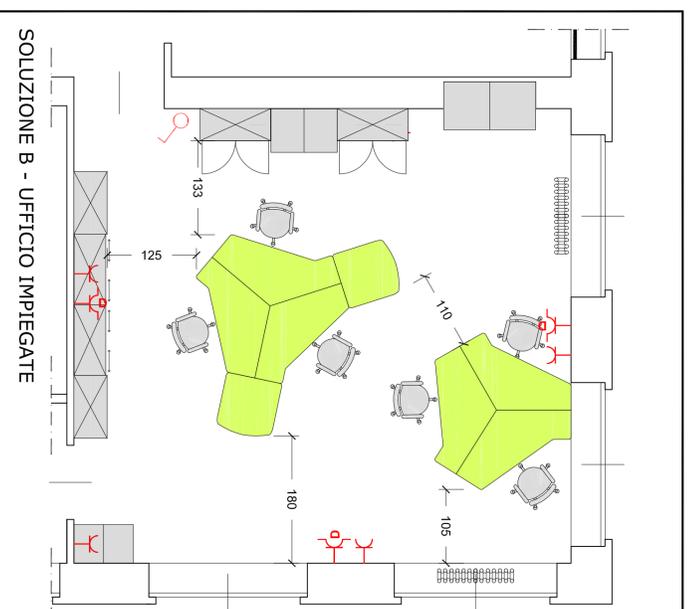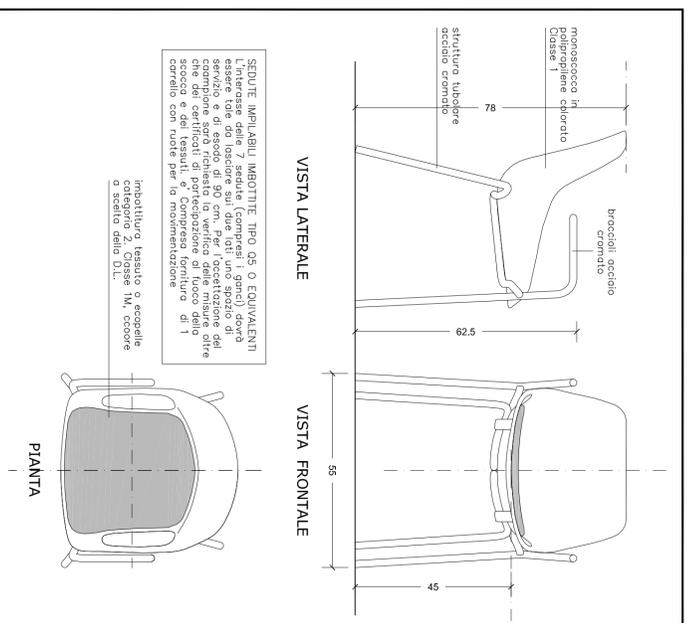

SEDUTA SPETTATORI - SCALA 1:10

SOLUZIONI ALTERNATIVE ARREDO UFFICIO UNICO IMPIEGATE - SCALA 1:50